


RZUT DACHU skala 1:100

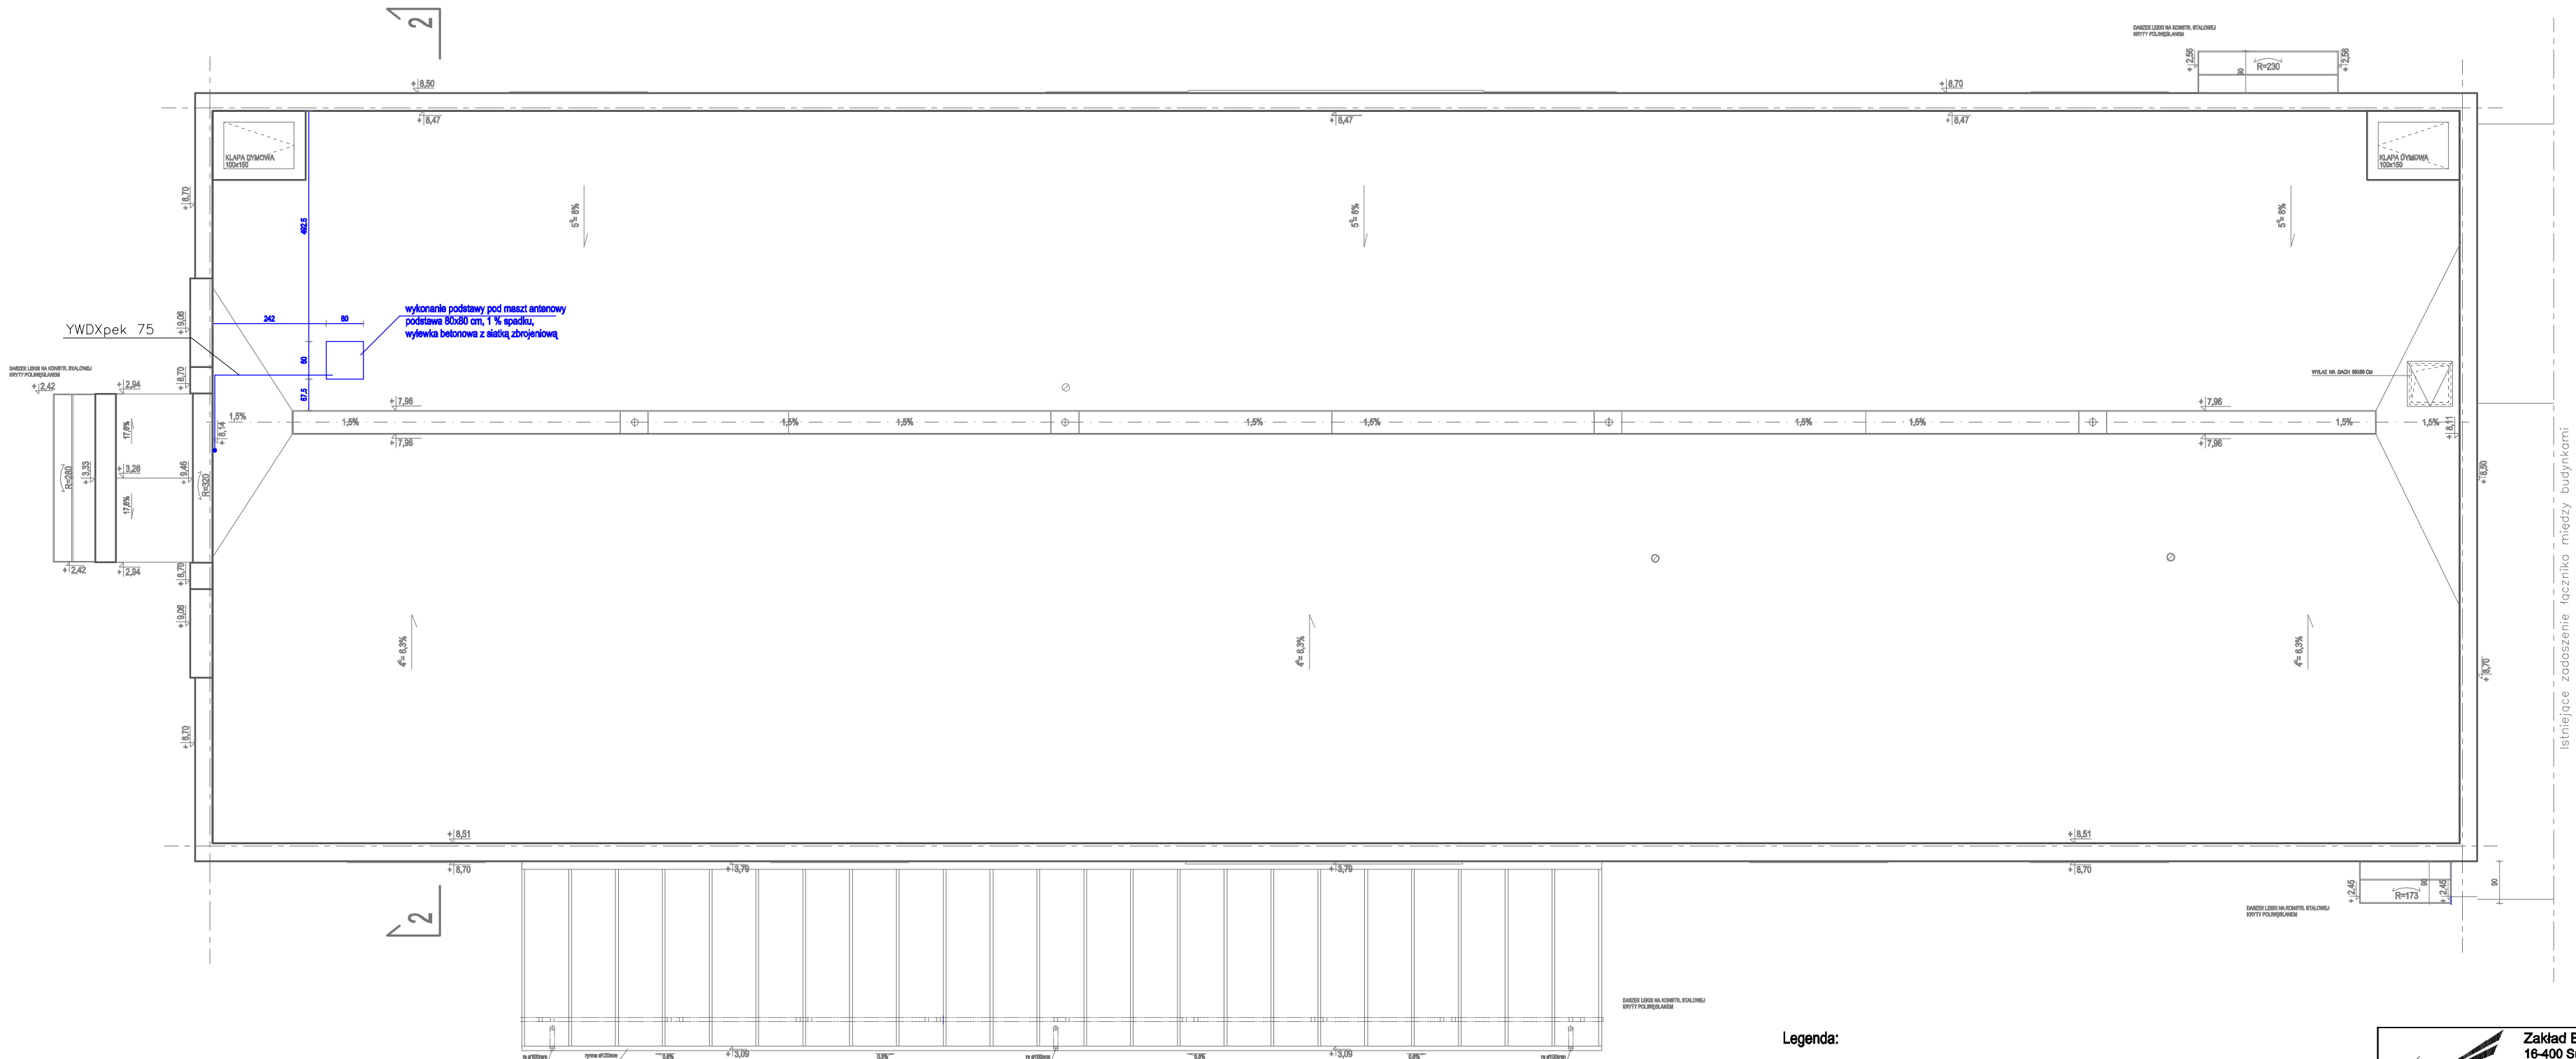

- Legenda:
- TV Gniazdo TV
 - RTV Szafka rozdzielcza sygnału TV
 - Trasy przewodów YWDXpek 75



Zakład Elektroniki SUWAR Sadowska Spółka Jawna
16-400 Suwałki, ul. 1 Maja 24 tel. 87 5665555, email: suwar@suwar.pl

PROJEKT WYKONAWCZY SYSTEMÓW SZABOPRĄDOWYCH
System Telewizji Naziemnej RTV
Przebudowa budynku na potrzeby Szpitala Psychiatrycznego
16-400 Suwałki ul. Reja 67A Dz. nr 21212/11
Lokalizacja elementów/trasy kablowe - Rzut Dachy

Projektant	mgr inż. Paweł Kmiecik				Podpis			Data	Nr rysunku
Opracował	mgr inż. Krzysztof Burakiewicz							10	10
							marzec 2015	Skala 1:100	