


RZUT PIWNIC
skala 1:100

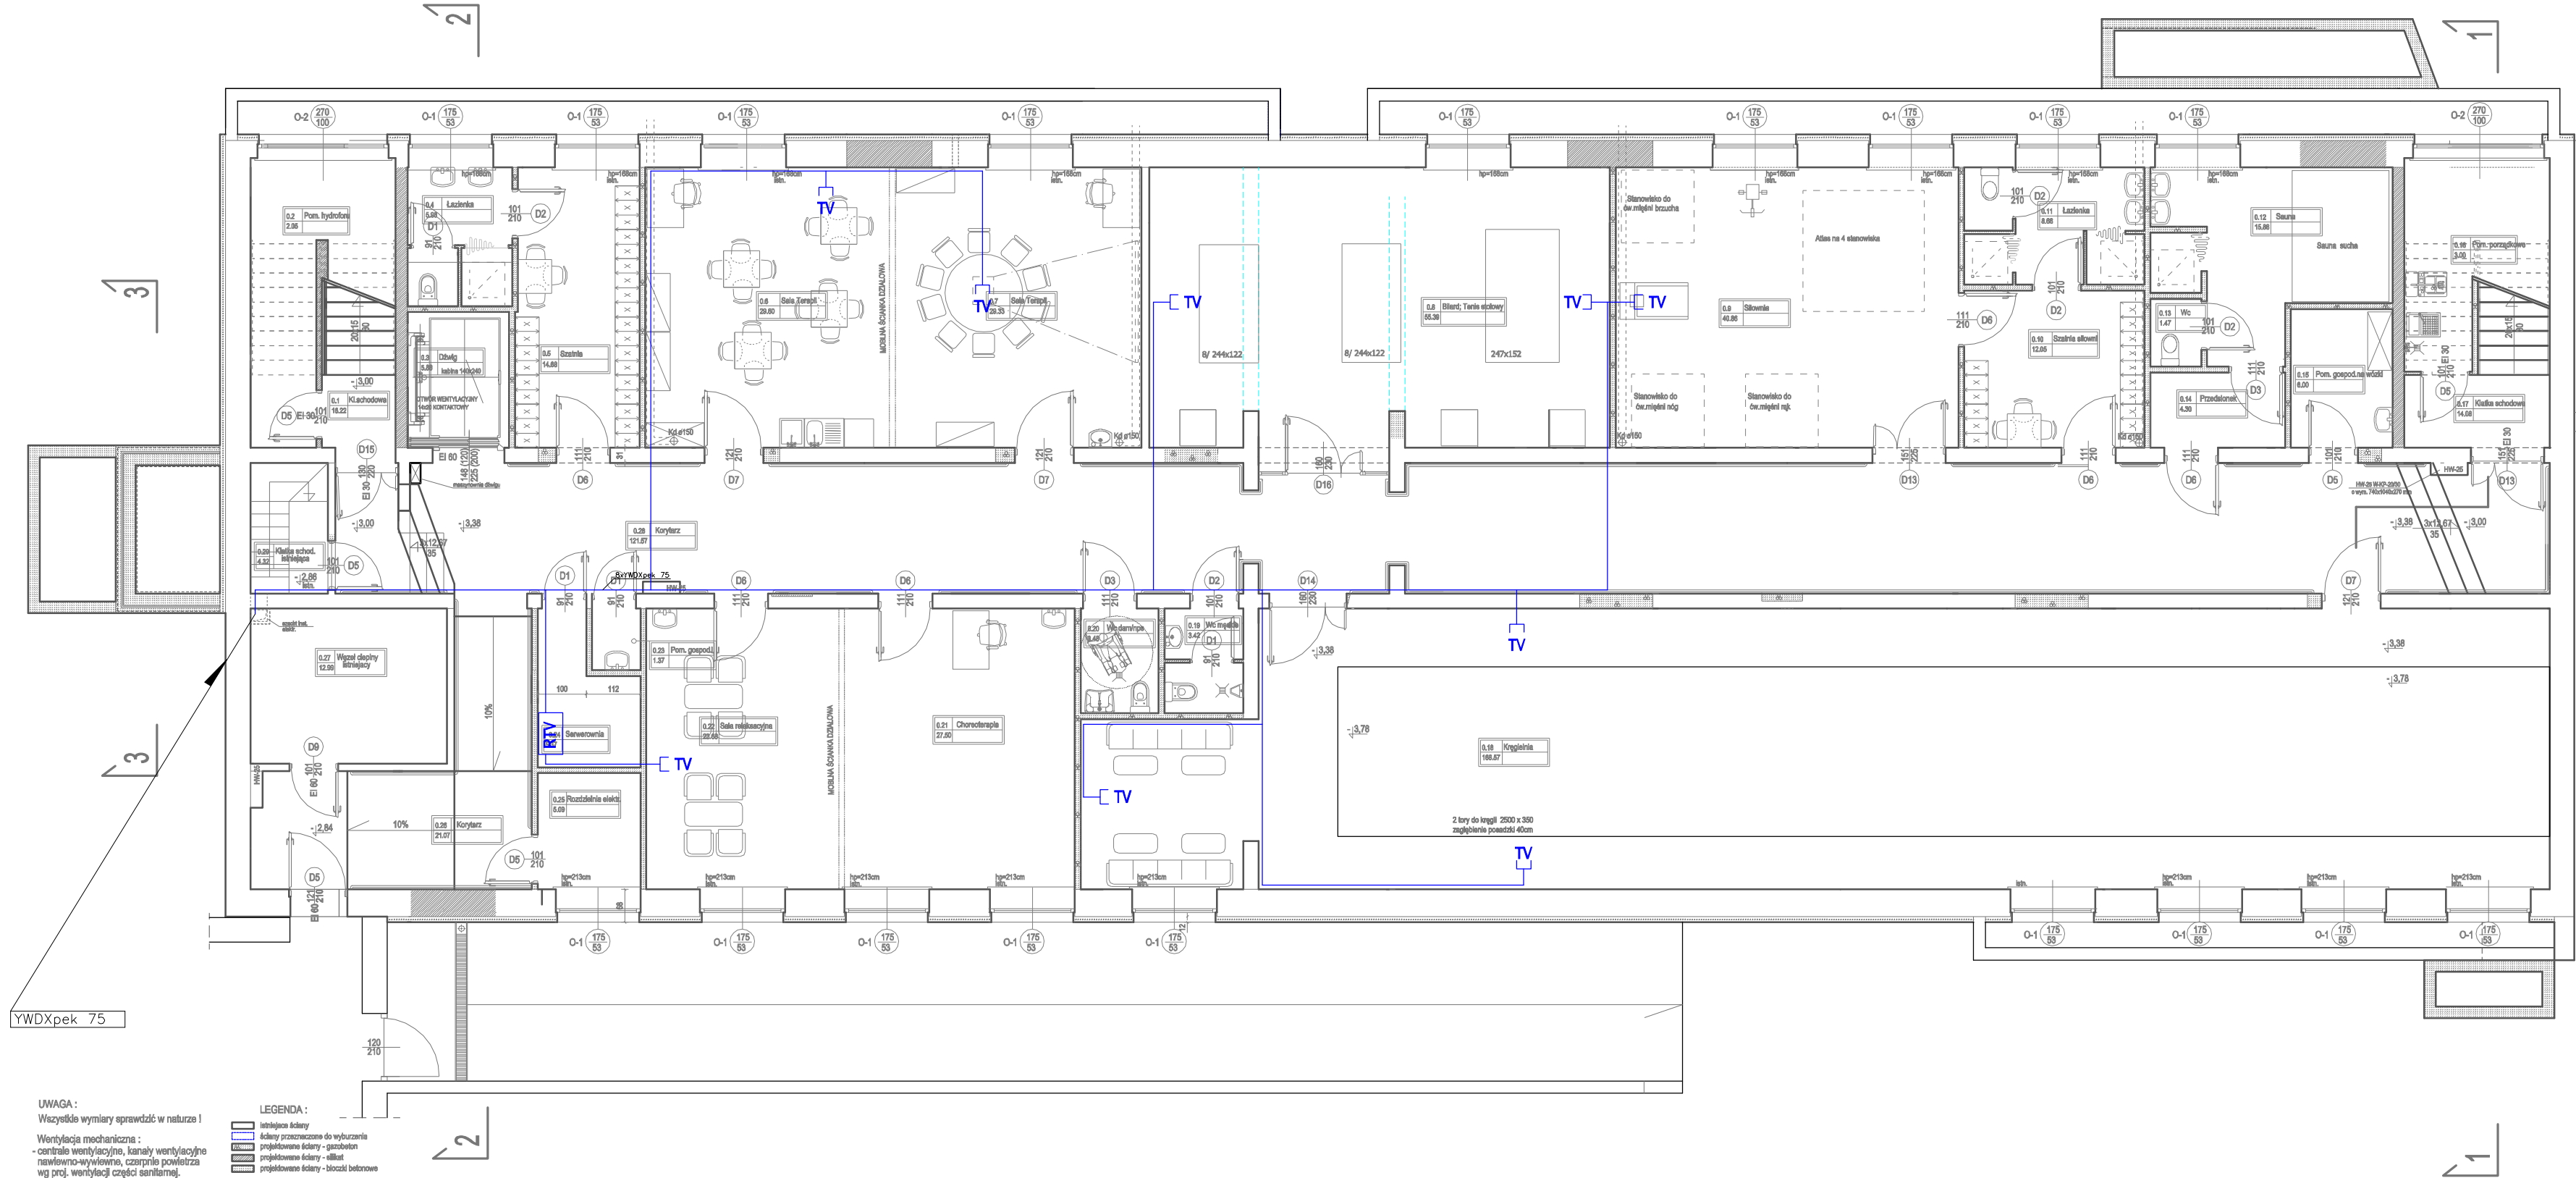

Legenda:

- TV -> Gniazdo TV
- RTV -> Szałka rozdzielcza sygnału TV
- Trasy przewodów YWDXpek 75



Zakład Elektroniki SUWAR Sądowska Spółka Jawna
16-400 Suwałki, ul. 1 Maja 24 tel. 87 5665555, email: suwar@suwar.pl
PROJEKT WYKONAWCZY SYSTEMÓW SŁABOPRĄDOWYCH
System Telewizji Nasilonej RTV
Przebudowa budynku na potrzeby Szpitala Psychiatrycznego
16-400 Suwałki ul. Reja 67A Dz. nr 21212/11
Lokalizacja elementów/trasy kablowe - Piwnica

Projektant	mgr inż. Paweł Kmiecik	Podpis	Data	Nr rysunku
Opracował	mgr inż. Krzysztof Burakiewicz		marzec 2015	7
				Skala
				1:100