



**RZUT PARTERU skala 1:100**

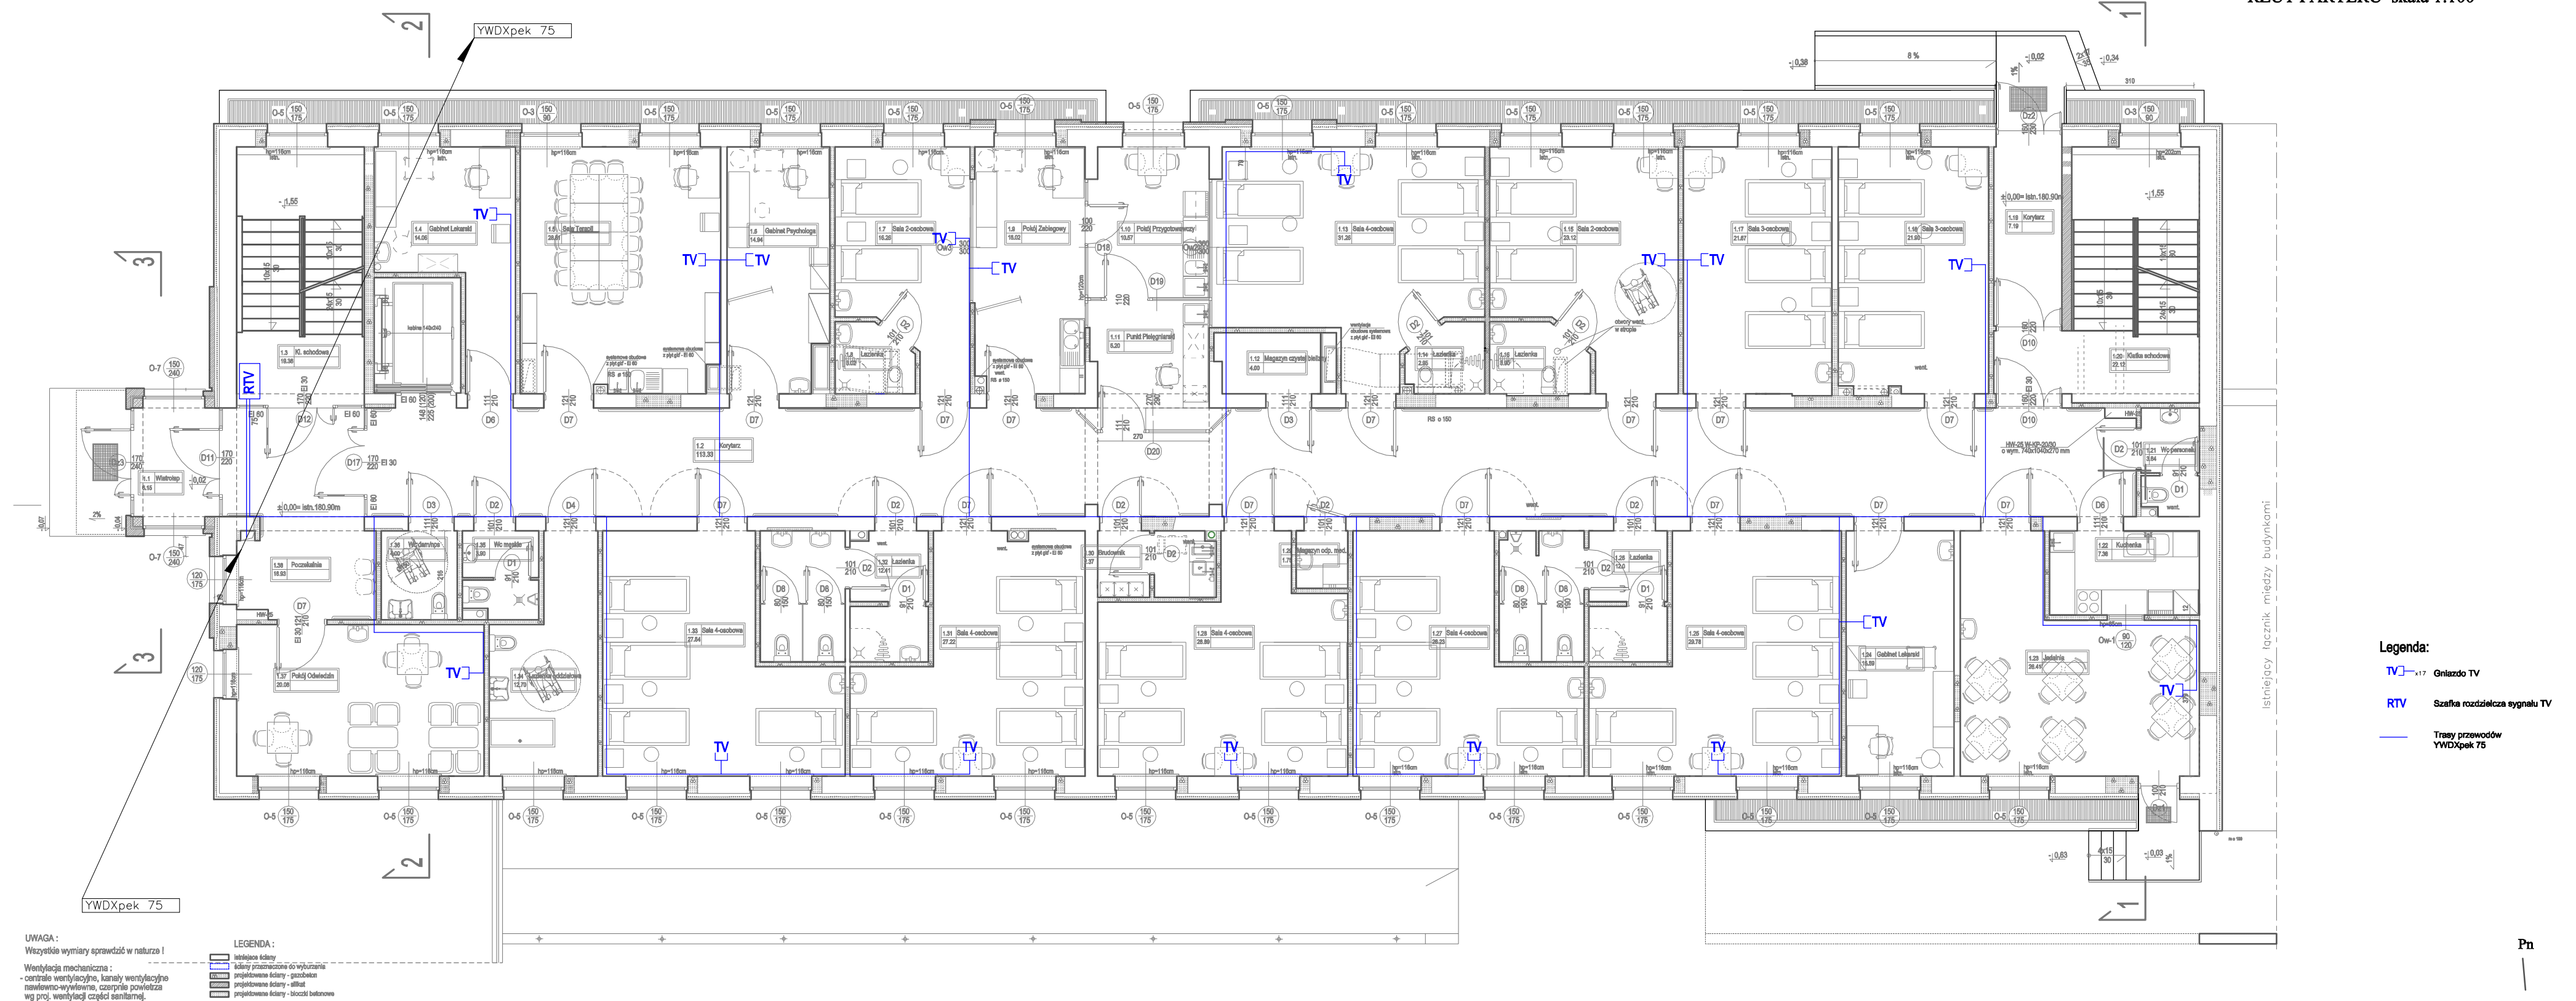

1



**Zakład ElektroniKI SUWAR Sadowska, spółka jawna**  
 16-040 Suwałki, ul. 1 Maja 24 24 76 585 555, email: [suwar@suwar.pl](mailto:suwar@suwar.pl)

**PROJEKT WYKONAWCZY SYSTEMÓW SŁABOPRĄDOWYCH**  
 System Telemiędzy Nazwanej RTV  
 Przetwarzania danych na potrzeby Szpitala Psychiatrycznego  
 16-040 Suwałki ul. Reja 67A DZ nr 21212/11  
 lokalizacja elementów/frezy kabiny - Partner

Projektant	mgr inż. Paweł Kmiecik	Data	Nr rysunku 8
Opracował	mgr inż. Krzysztof Burawiec	14.05.2015	Skala 1:100