


RZUT PIĘTRA skala 1:100

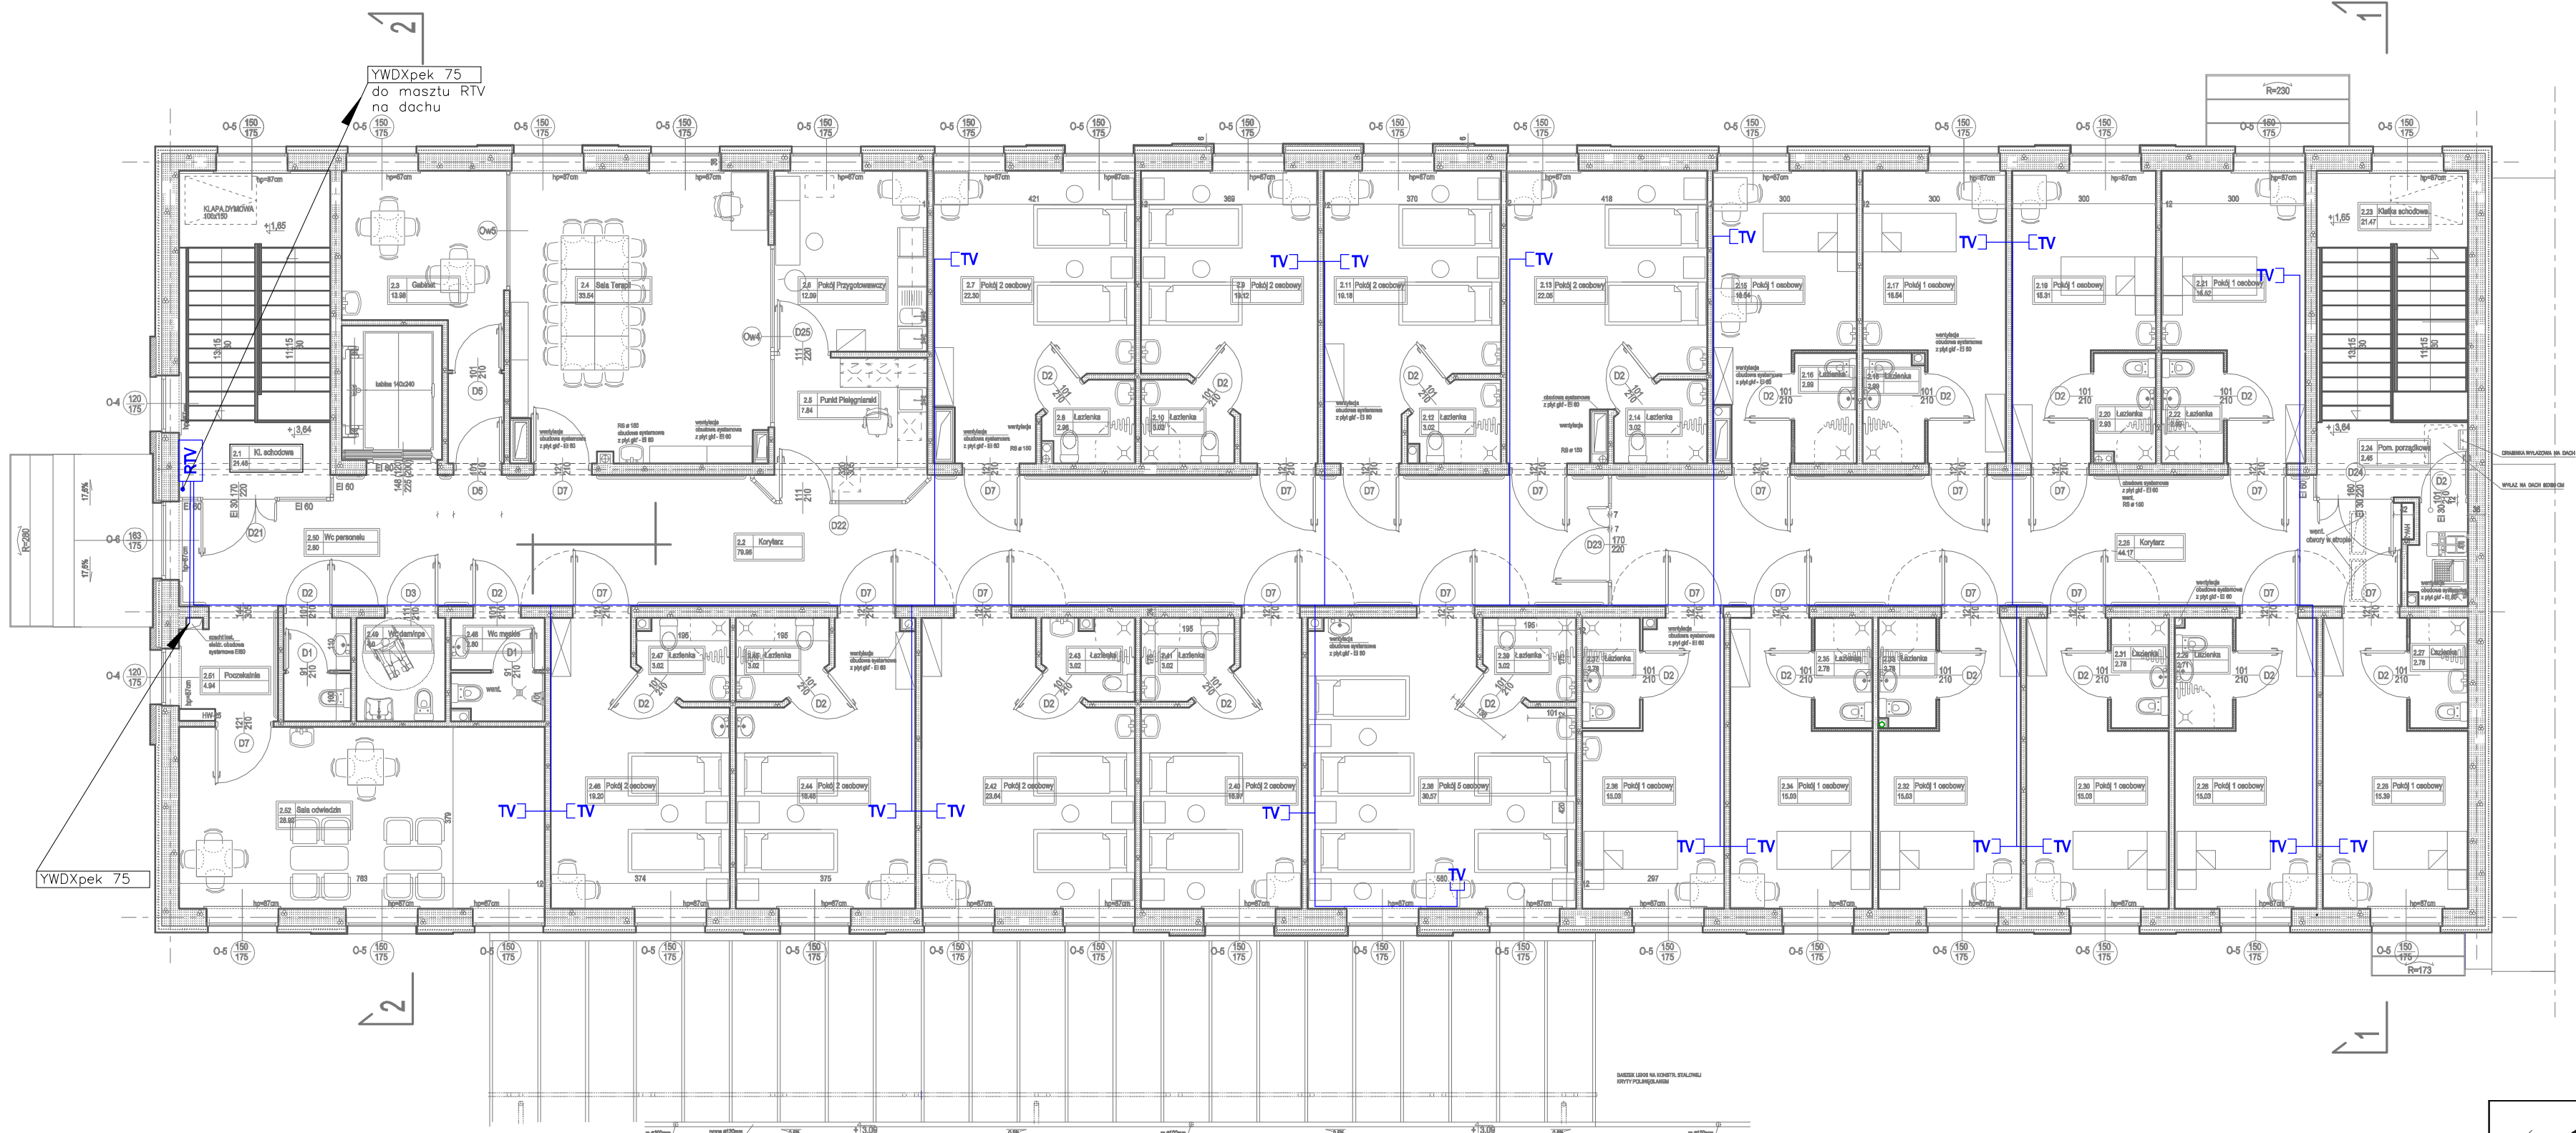

- Legenda:
- TV -> Gniazdo TV
 - RTV -> Szałka rozdzielcza sygnału TV
 - Trasy przewodów YWDXpek 75

	Zakład Elektroniki SUWAR Sądowska Spółka Jawna 16-400 Suwałki, ul. 1 Maja 24 tel. 87 5665555, email: suwar@suwar.pl			
	PROJEKT WYKONAWCZY SYSTEMÓW SŁABOPRĄDOWYCH System Telewizji Nasziennej RTV Przedszkole budynek na potrzeby Szpitala Psychiatrycznego 16-400 Suwałki ul. Reja 67A Dz. nr 21212/11 Lokalizacja elementów/trasy kablowe - Piętro			
Projektant	mgr inż. Paweł Kmiecik	Podpis	Data	Nr rysunku
Opracował	mgr inż. Krzysztof Burakiewicz		marzec 2015	9
				Skala 1:100